
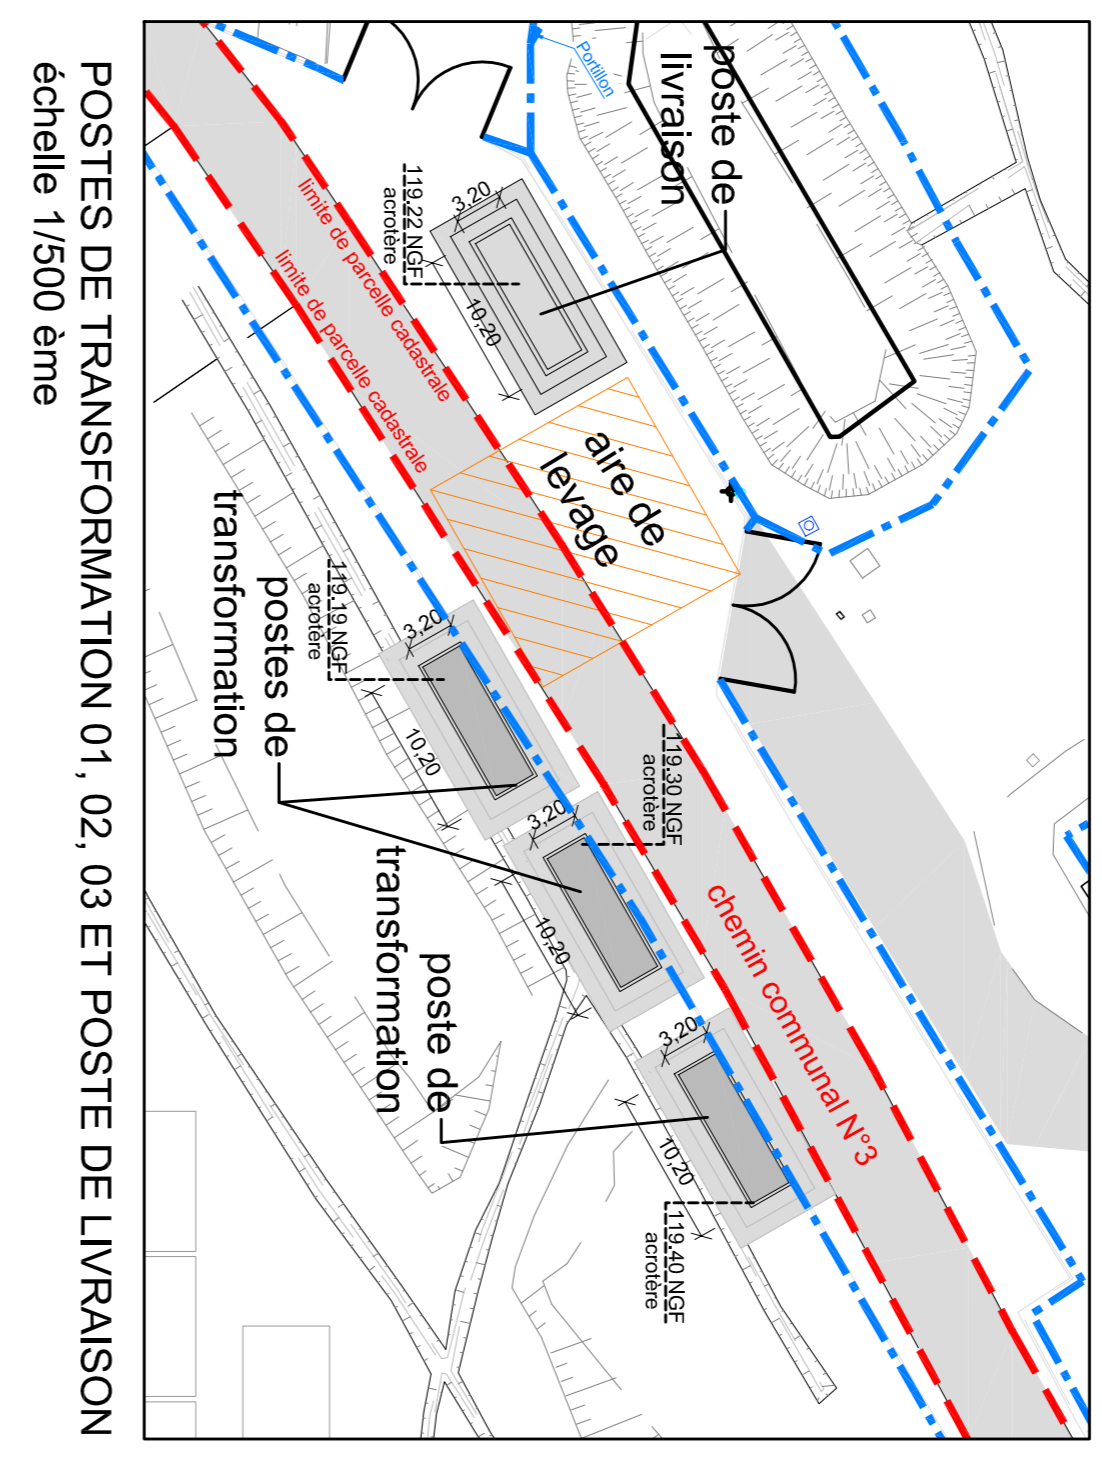
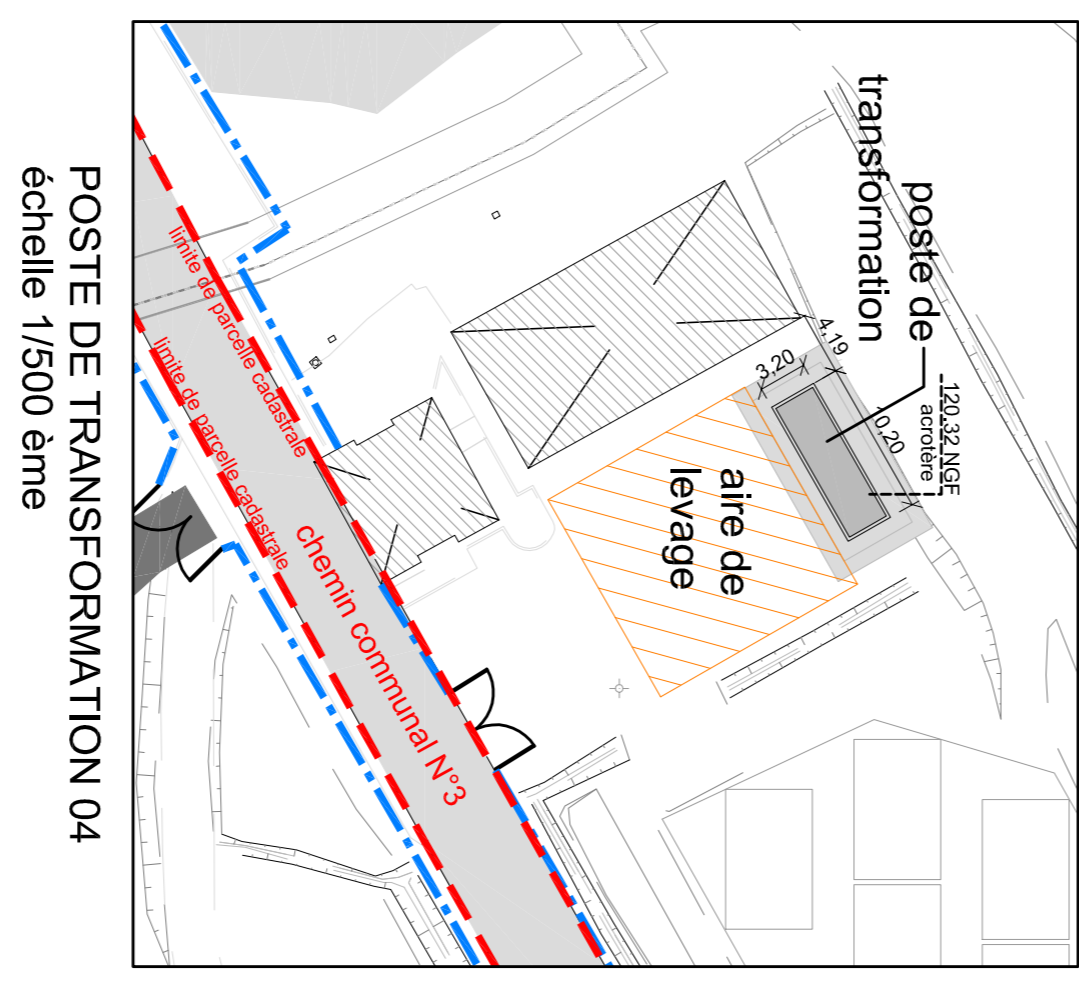
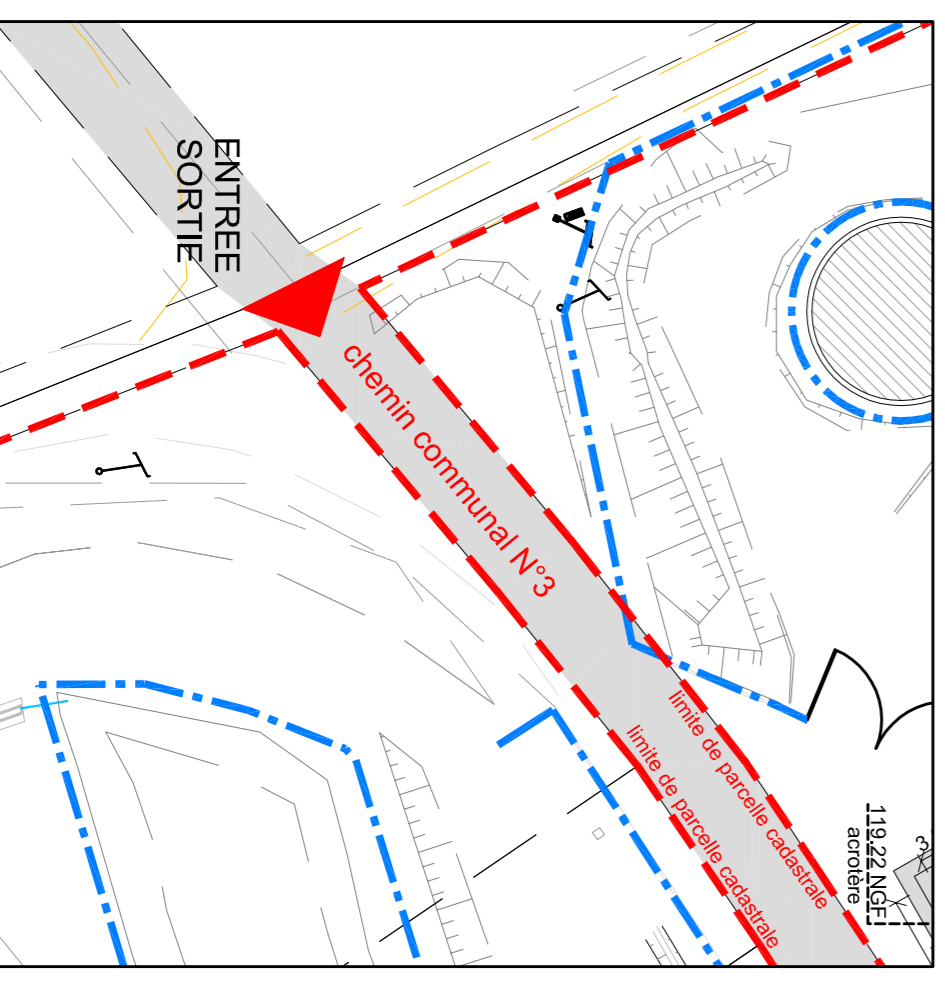


PLAN DE MASSE
panneaux photovoltaïques
échelle 1/2000 ème

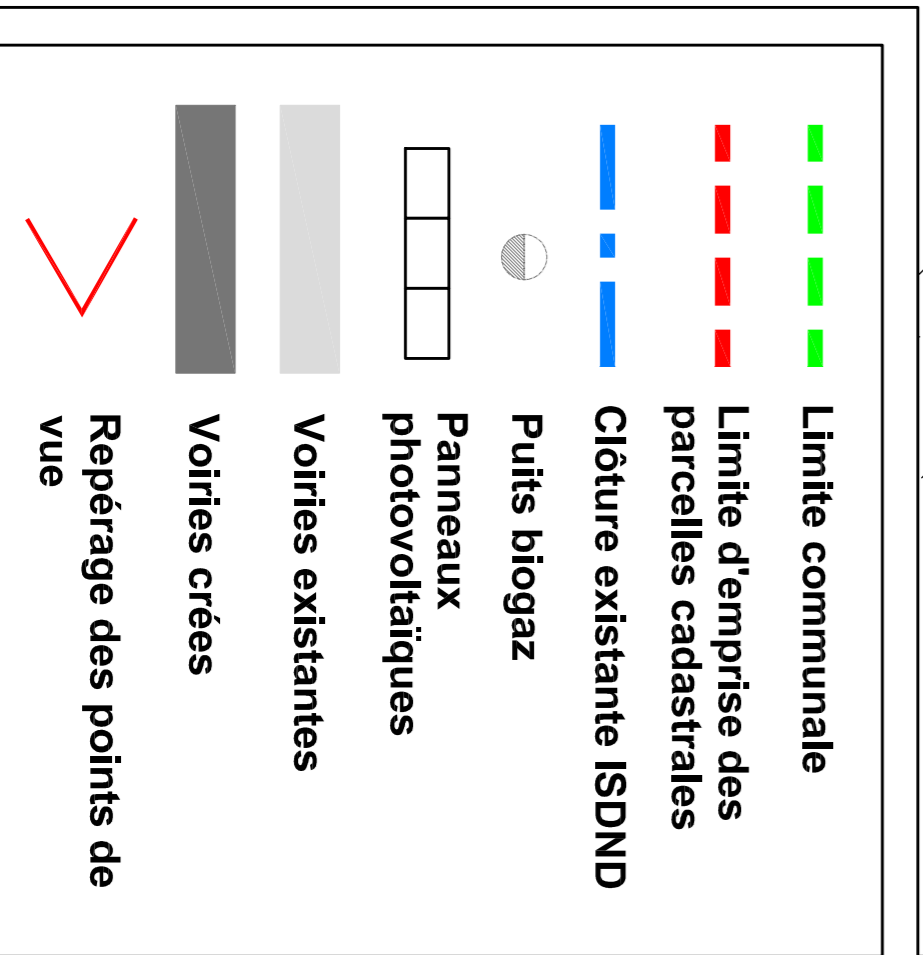

DEMANDE DE PERMIS DE CONSTRUIRE
PIECES COMPLEMENTAIRES
CENTRALE PHOTOVOLTAÏQUE DE PARGNY LES REIMS
51390 Pargny-lès-Reims

CUR-A
sasu d'architecture capital 4500 €
3 ter A, rue de la Libération
69270 Fontaines-sur-Saône
figarnillie@cur-a.fr
SIREN : 828 287 961 R.C.S. LYON
INS. C.R.O.A. 518799

Adresse :
Les Croix Cerceaux et Entre deux chemins
51390 Pargny-lès-Reims

Maitre d'ouvrage :
ENGIE PV Pargny-lès-Reims
215, rue Samuel Morse
parc d'activités Millénaire II
Le Trade II
34000 Montpellier

Maitre d'œuvre :
CUR-A sas d'Architecture
3 ter A, rue de la Libération
69270 Fontaines-sur-Saône
figarnillie@cur-a.fr
tel : +33 6 26 71 48 28

Prise de date: Permis de Construire	N° de projet : 2006_010
TITRE: PLAN DE MASSE	Echelle(s) : 1/2000e
Date: 07/01/2021	Intitulé: A
PC02	

Les plans de ce dossier ne peuvent en aucun cas être utilisés comme des plans d'exécution.